

**MAZOWIECKA**  
SPÓŁKA GAZOWNICTWA  
Mazowiecka Spółka Gazownictwa sp. z o.o. w Warszawie  
Oddział Zakład Gazowniczy  
Łódź

Rejon Dystrybucji Gazu Łódź-Północ  
ul. Targowa 18, 90-042 Łódź  
tel. 042 675 92 70 fax 042 675 92 60  
NIP 527 23 26 936  
KPS 0000147419 REGON 14195704

LRN/39/M 2011-10-17

Opinia jest pozytywnie skrzyżowania projektowanej kabli i słupów oświetleniowych z istniejącą siecią gazową zgodnie z propozycją projektanta oraz okowalającymi przepisami. Prace ziemne w polu sieci gazowej, należy wykonywać ręcznie. Złazić nadzór do OZG w Łodzi

OBIEKT: Lipiny

Z-CA KIEROWNIK  
Rejonu Dystrybucji Gazu  
Łódź-Północ  
Zbigniew Chwiedzewicz

Istniejący słup ŻN do demontażu  
Istniejące zasilanie napowietrzne oświetlenia do demontażu  
Projektowane złącze pomiarowe oświetlenia ulic  
Istniejące zasilanie napowietrzne oświetlenia do demontażu

Projektowany YAKY 4x35mm²  
Rura Arot Ø75 na projektowanym kablu dł. ≈ 6m


Rura Arot Ø75 na projektowanym kablu dł. ≈ 4m

- Legenda:
- 02 - nr kolejnego słupa zgodnie ze schematem
  - P7 - współrzędna punktu geodezyjnego
  - - projektowany słup oświetleniowy
  - - projektowana linia kablowa
  - - rura Arot Ø75 na projektowanym kablu
  - - złącze pomiarowe oświetlenia ulic
  - - linia rozgraniczająca

STAROSTWO POWIATOWE w ŁODZI  
ul. Sienkiewicza nr 3  
90-954 Łódź-4 Skr. 92

Potwierdzam zgodność mapy projektowej z oryginałem mapy zasadniczej zaewidencjonowanej w Powiatowym Ośrodku Dokumentacji Geodezyjnej i Kartograficznej dla Powiatu Łódzkiego Wschodniego w dniu 27 kwietnia 2011 r. pod nr 1437/11

mgr inż. Andrzej Sroczyński  
91 473 Łódź, ul. Biegasowskiego 13  
Up. Bud. nr 65/1437/11  
W specjalności instalacyjno-inżynierskiej  
W zakresie instalacji elektrycznych  
tel./fax 0-42 716133, 0602 252 256

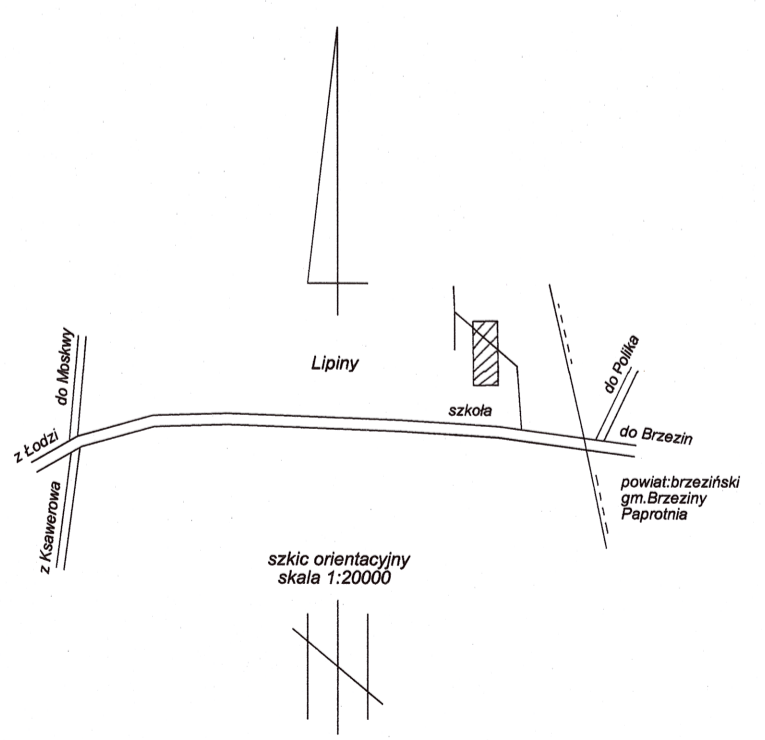

|   |   |                   |                  |
|---|---|-------------------|------------------|
| P.P.H.U. "AnS" - Andrzej Sroczyński<br>95-100 Zgierz ul. Cezaka 6/1, tel/fax 0-42-716-13-38   |   |                   |                  |
| TEMAT: Projekt oświetlenia ulicznego na odcinku od drogi krajowej nr 72 do krańcówki MPK Lipiny<br>Zamierzenie realizowane na dz. nr ew. 18/2, 18/4, 19, 20/36, 20/43, 17/2, 16/8, 15/2<br>obręb Lipiny - gmina Nowosolna |   |                   |                  |
| STADIUM:  |   | PROJEKT BUDOWLANY |                  |
| PROJEKTANCI:  | mgr inż. Andrzej Sroczyński   | upr. bud.         | 65/84/WML        |
|   | mgr inż. Michał Siński  | upr. bud.         | LOD/1438/PWOE/10 |
|   | mgr inż. Włodzisław Pawlak  |                   |                  |
| TYTUŁ RYS:  | Projekt zagospodarowania terenu<br>Projektowana linia kablowa i słupy oświetleniowe |                   | NR RYS.          |
|   |   |                   | E-1              |
| BRANŻA:   | ELEKTRYCZNA   | DATA:             | Lipiec 2011      |
|   |   | SKALA:            | 1:500            |

STAROSTA ŁÓDZKI WSCHODNI  
POWIATOWY OŚRODEK DOKUMENTACJI  
GEODEZYJNEJ I KARTOGRAFICZNEJ  
DLA POWIATU ŁÓDZKIEGO WSCHODNIEGO

W obszarze oznaczonym linią .....  
dokonano aktualizacji treści mapy zasadniczej  
Dokumenty z pomiaru uzupełniającego przyjęto  
do zasobu powiatowego w dniu 27.04.2011 r.  
i zaewidencjonowano pod nr ..... 1437/11  
Niniejsza mapa może służyć do celów projektowych.  
Projektowane obiekty budowlane wymagające  
pozwolenia na budowę podlegają wytyczeniu  
i inwentaryzacji powykonawczej przez jednostki  
uprawnione do wykonywania prac geodezyjnych.

Łódź, dnia 27.04.2011 r.  
Z upoważnienia  
STAROSTA  
Włodzisław Pawlak

Mapa sytuacyjno wysokościowa  
do celów projektowych  
skala 1: 500

woj. łódzkie  
pow. łódzki wschodni  
gm. Nowosolna

obręb: Lipiny  
w. Lipiny

Mapę wykonano na podstawie mapy zasadniczej gm. Nowosolna w skali 1: 1000  
oraz pomiaru z miesiąca kwietnia 2011 roku.  
Sektora 122.222.031,033.

Usługi Geodezyjne i Kartograficzne  
STANISŁAW BUDZYŃSKI  
92-754 Łódź ul. Viewegera 5 tel. 502325511, 0426717840

geodeta uprawniony  
Stanisław Budzyński  
upr. 11663

Łódź 21.04.2011 r. L.s.rob.11663/67/2011