
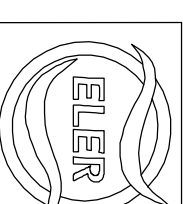


LINIA CIĘCIA RYSUNKU

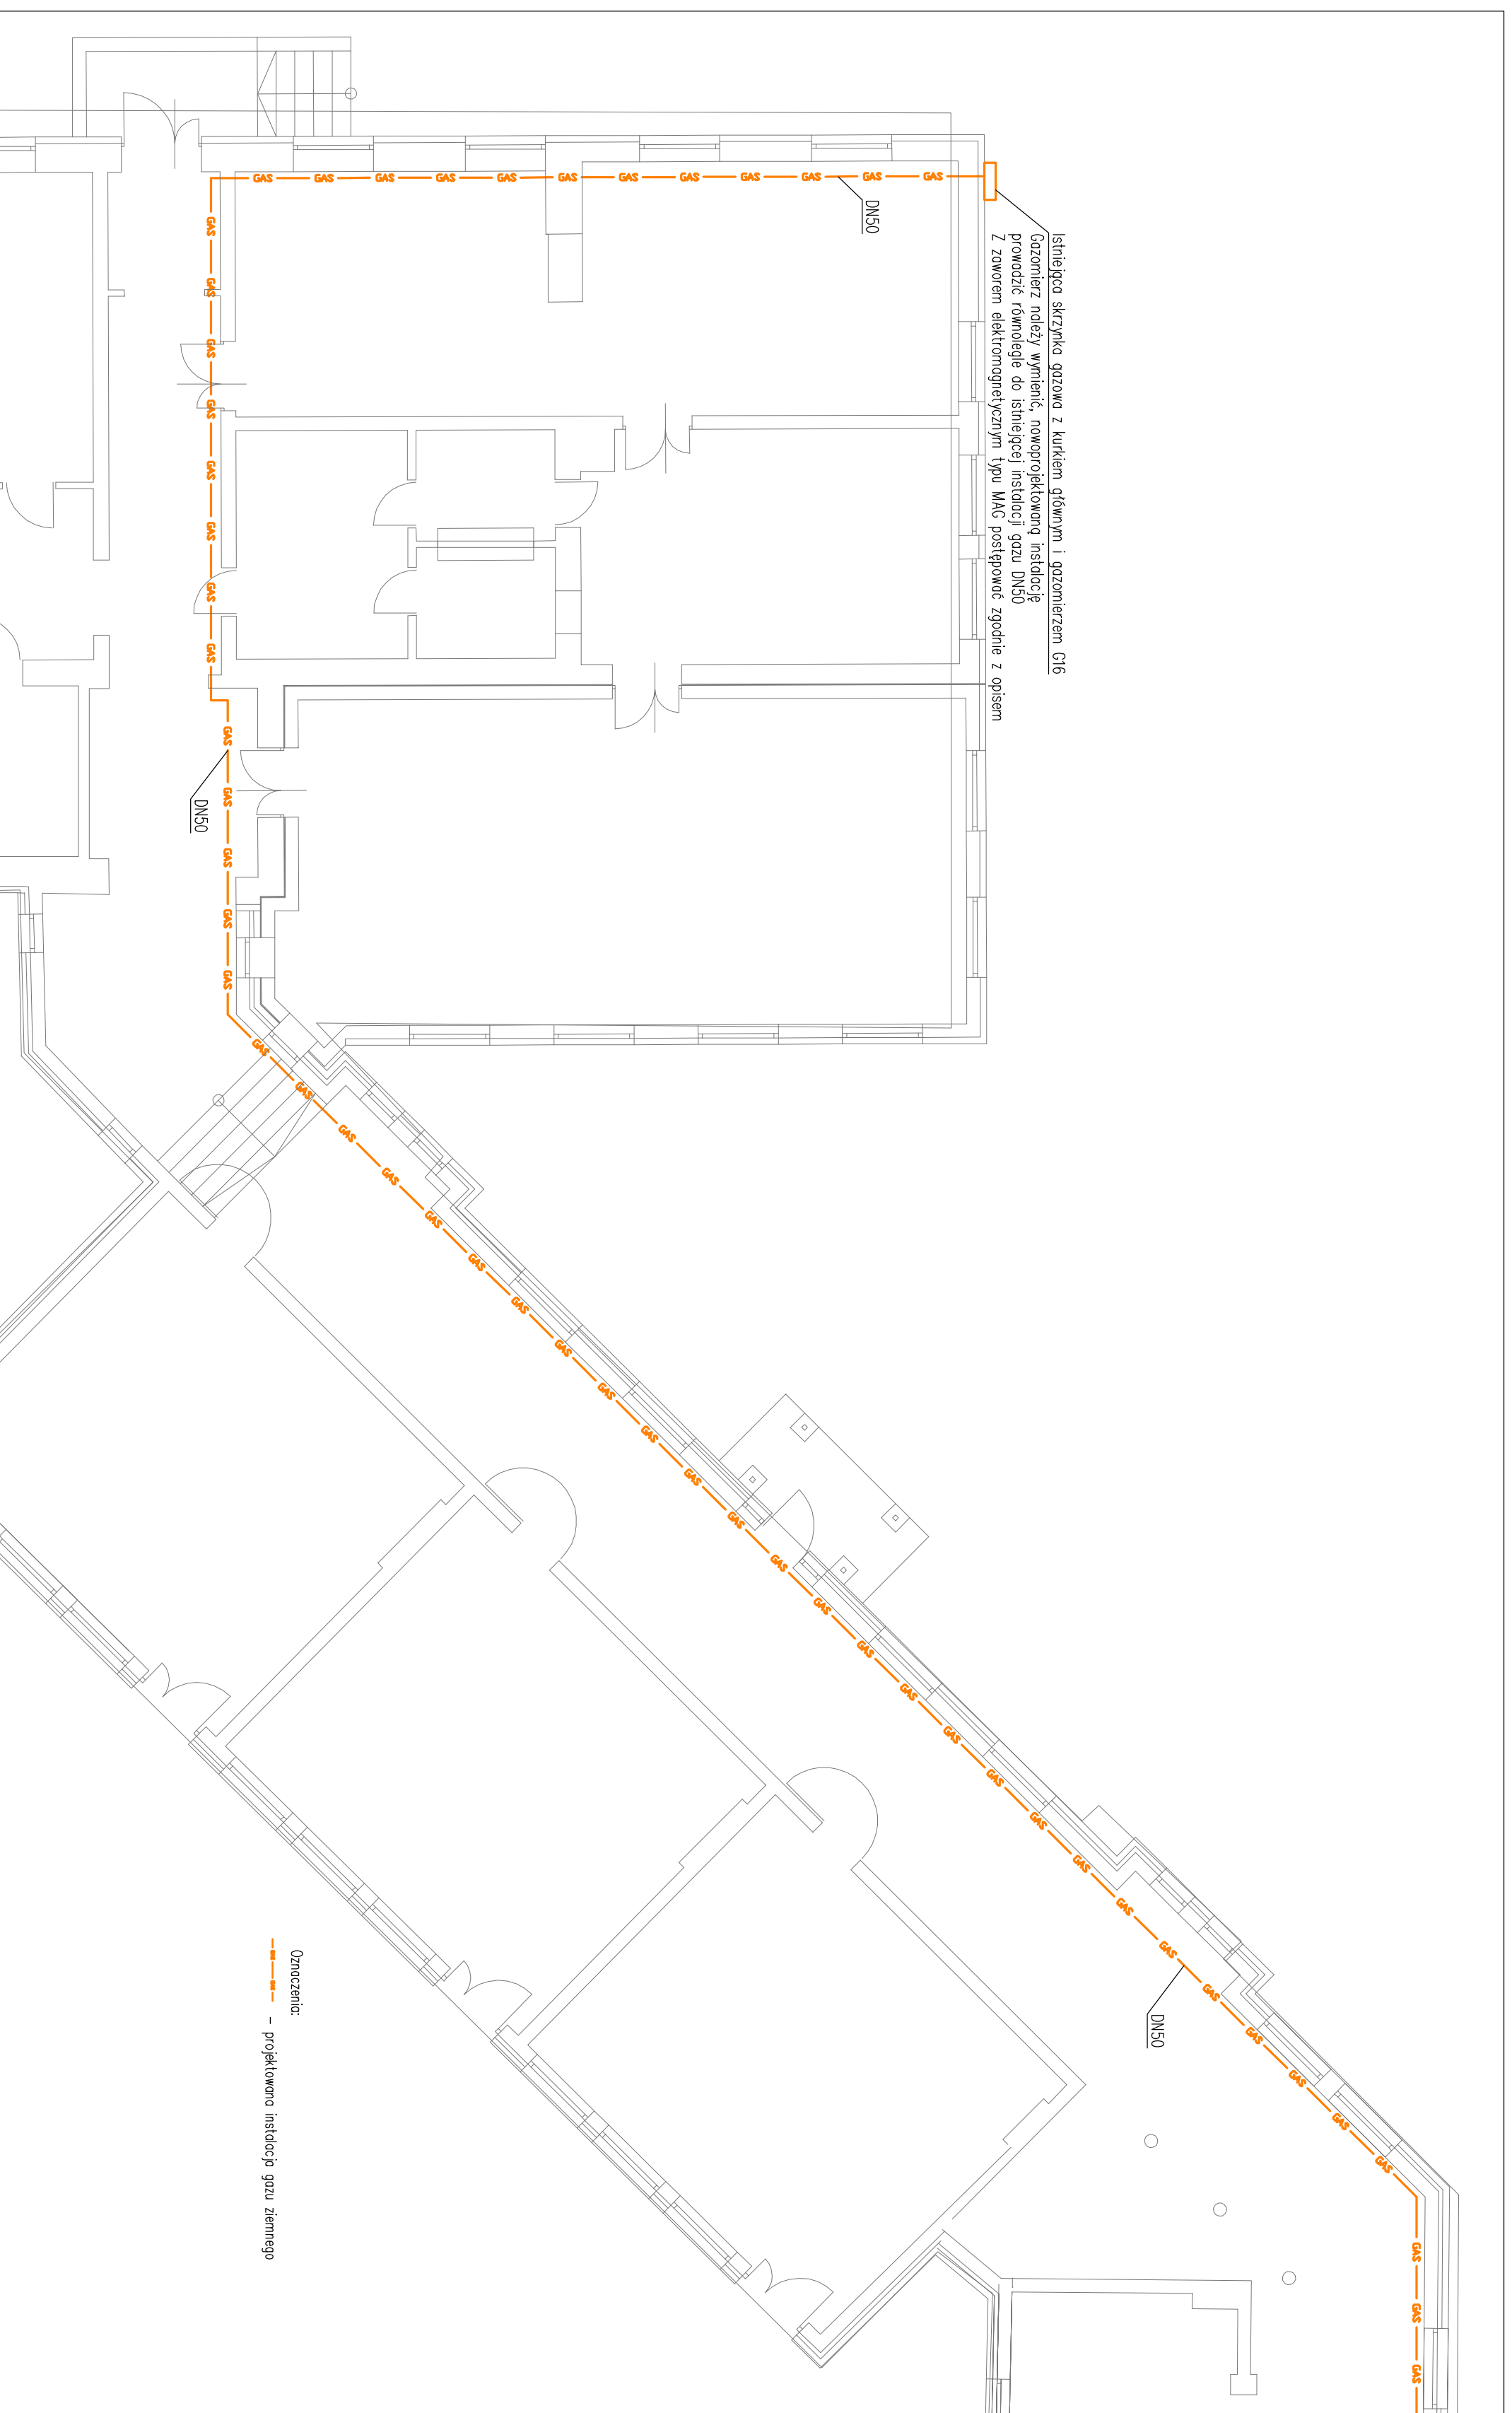

ELER Piotr Ściegienka  
Grodzińska 42A: 95-030 Rzgów  
Pracownia: ul. Tuszynska 41; 93-020 Łódź  
tel./fax (42) 633 07 60  
tel. kom. 0 668 297 680  
e-mail: pracownia@eler.net.pl; http: www.eler.net.pl

TEMAT OPRACOWANIA  
PROJEKT BUDOWLANY WENIETRZNYCH INSTALACJI  
WENTYLACJI MECHANICZNEJ, C.O. I GAZU ZIEMNEGO  
DLA BUDYNKU PRZEDSZKOLA W STARYCH  
SKOSZEWACH 19, GMINA NOWOSOLNA, 92-701 ŁÓDŹ.

TREŚĆ RYSUNKU  
RZUT PARTERU – INSTALACJA C.O. I GAZU ZIEMNEGO

PROJEKTANT  
mgr inż. Piotr Ściegienka  
Nr upr.: L0D/0479/P00S/06

SPRACDZIC  
mgr inż. Mariusz Stawiński  
Nr upr.: L0D/2586/PWOS/15

ASYSTENCI  
mgr inż. Przemysław Zygmuntowski  
mgr inż. Jacek Nastarowicz  
mgr inż. Karol Kępski  
mgr inż. Adam Olejniczak

OZNACZENIE  
43.17.Pb.Skoszew  
prześlakie

BRANŻA  
SANITARNA

DATA  
08.2017

SKALA  
1:100

NR RYS.:  
4b