


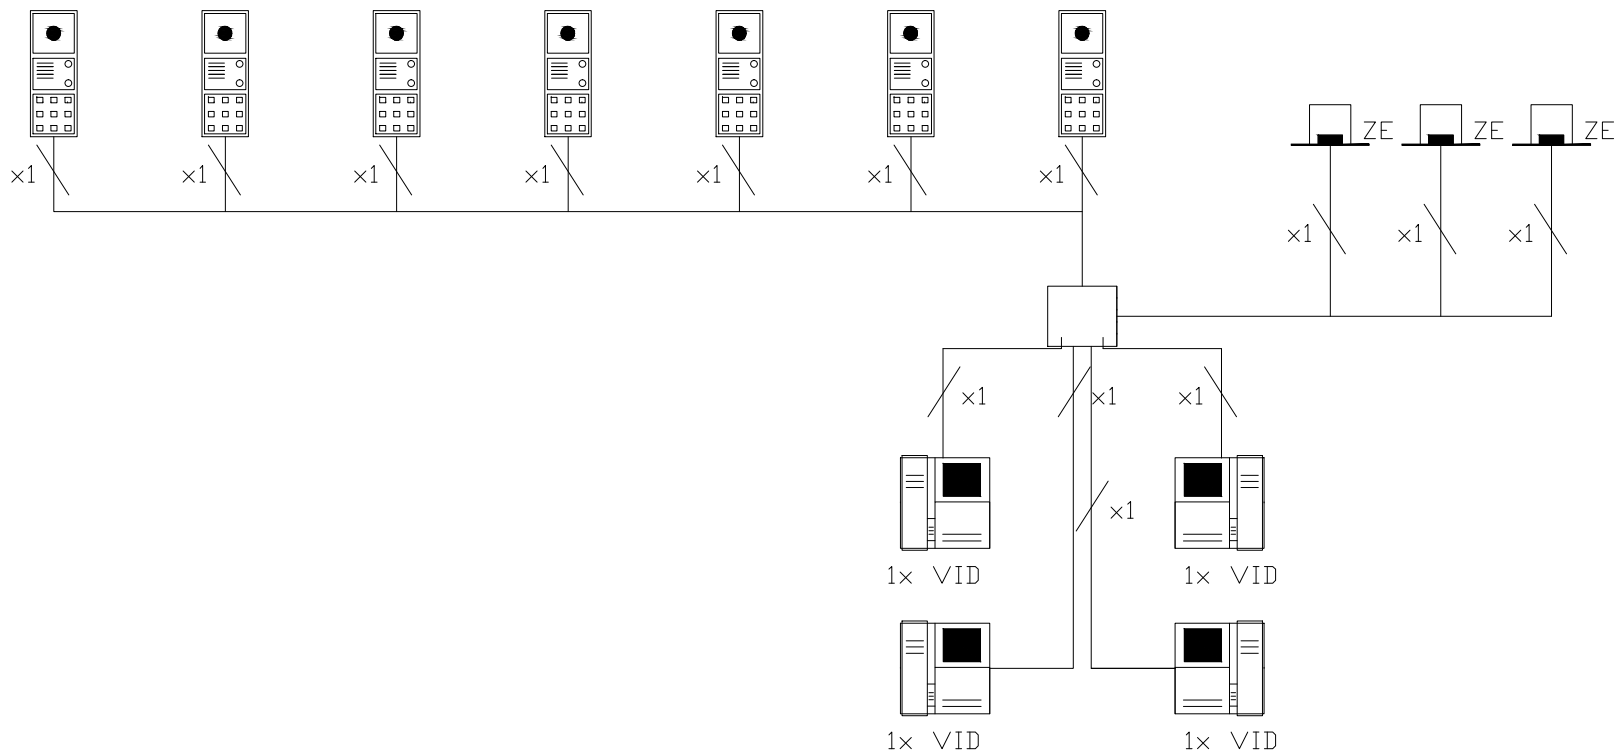

Sfera videofon pivot kolor.



Sfera moduł numeryczny.



Zamek elektromagnetyczny.



ul. Łaska 21 lok.8, 98-220 Zduńska Wola,
tel./fax (43) 823 70 60,
tel. 501 032 852, 501 512 534
email: agnieszka.pietrzykowska@en-wip.pl
www.en-wip.pl;

INSTALACJE ELEKTRYCZNE I TELETECHNICZNE - PROJEKTOWANIE, WYKONYWANIE, NADZORY

Tytuł opracowania:

**ROZBUDOWA SZKOŁY PODSTAWOWEJ W STARYCH SKOSZEWACH
O BUDYNEK PRZEDSZKOŁA PROJEKT WYKONAWCZY**

Adres inwestycji:

STARE SKOSZEWOY 19,
ob. 0014, dz. nr 160/5

Autor projektu:

mgr inż. AGNIESZKA PIETRZYKOWSKA.

upr. nr 67/01/Wł

Sprawdzający:

mgr inż. PIOTR BORKIEWICZ.

upr. nr LOD/0767/POOE/07

Współpraca:

inż. KAMIL SKOTNICKI

Podpis:

Tytuł rysunku:

SCHEMAT IDEOWY INSTALACJI DOMOFONOWEJ

NR RYS.:

E11

Data:

LIPIEC
2017

Skala:

1:100