
 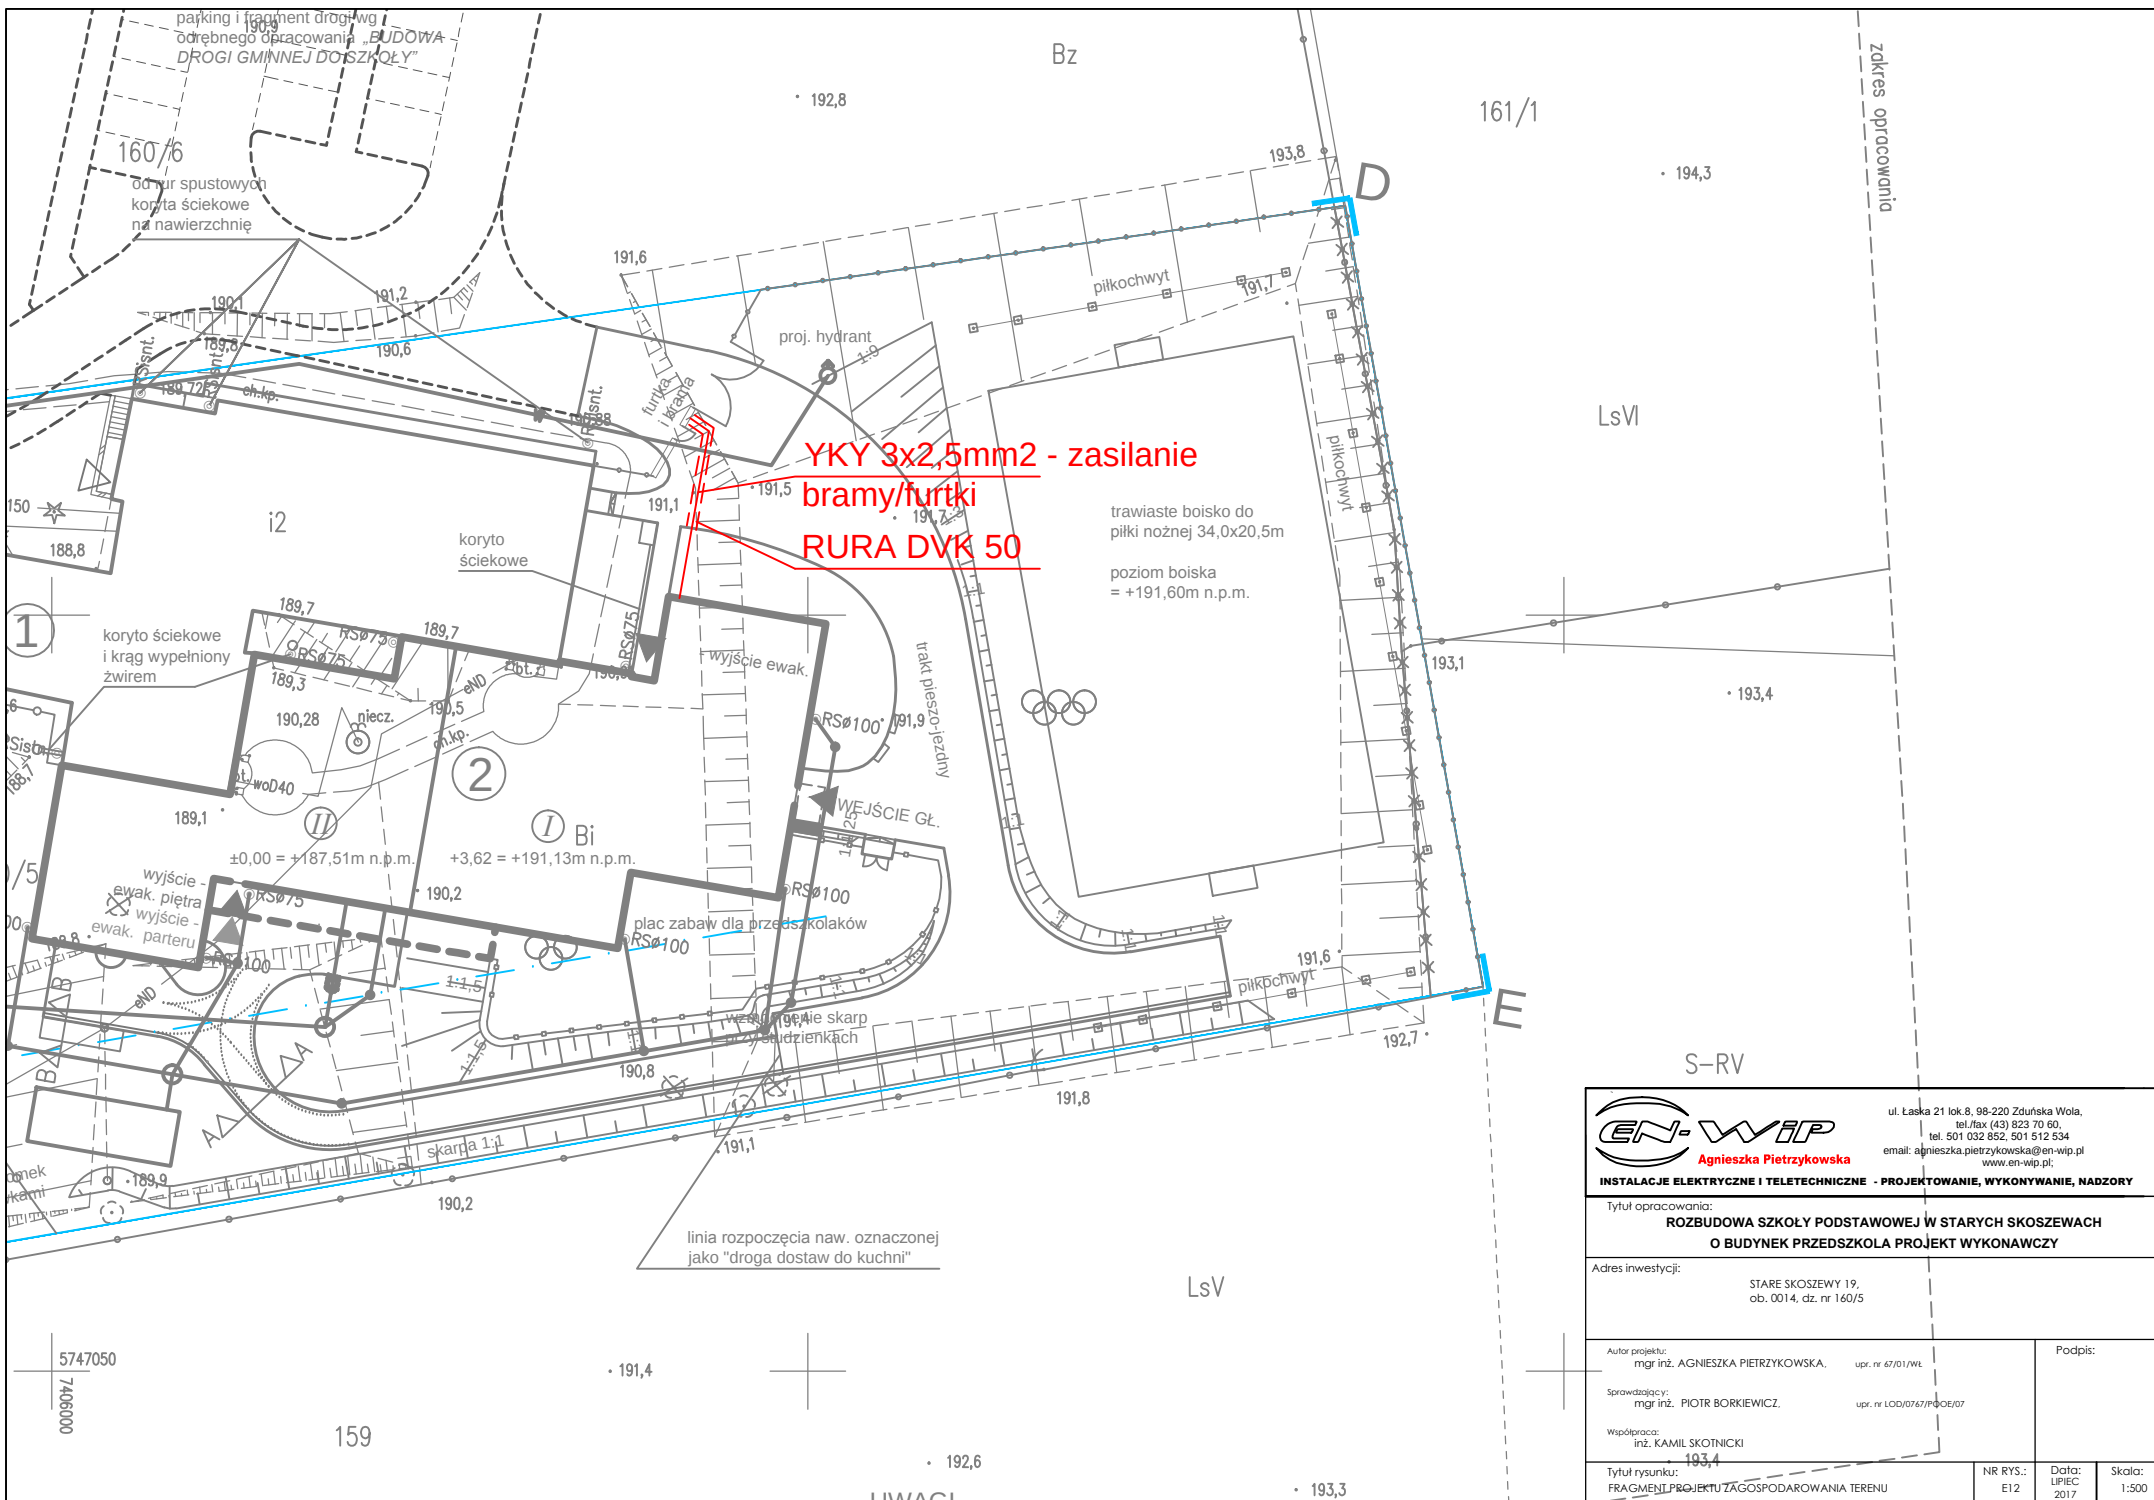




 Agnieszka Pietrzykowska		ul. Łaska 21 lok. 8, 98-220 Zduniska Wola, tel./fax (43) 823 70 60, tel. 501 032 852, 501 512 534 email: agnieszka.pietrzykowska@en-wip.pl www.en-wip.pl	
INSTALACJE ELEKTRYCZNE I TELETECHNICZNE - PROJEKTOWANIE, WYKONYWANIE, NADZORY			
Tytuł opracowania: ROZBUDOWA SZKOŁY PODSTAWOWEJ W STARYCH SKOSZEWACH O BUDYNEK PRZEDSZKOLA PROJEKT WYKONAWCZY			
Adres inwestycji:		STARE SKOSZEWO 19, ob. 0014, dz. nr 160/5	
Autor projektu: mgr inż. AGNIESZKA PIETRZYKOWSKA,		upr. nr 67/01/WL	Podpis:
Sprawdzający: mgr inż. PIOTR BORKIEWICZ,		upr. nr L00/0767/P00E/07	
Współpraca: inż. KAMIL SKOTNICKI			
Tytuł rysunku: FRAGMENT PROJEKTU ZAGOSPODAROWANIA TERENU		NR RYS.: E12	Data: LIPIEC 2017
			Skala: 1:500